


Schnitt B-B Sprinkleranlage

BAUGESUCH:		Maßstab: 1:100
Bauvorhaben:		
Neubau Sortierhalle & Sprinklerzentrale Sägewerk Kübler, Flst. Nr. 1771/1, Waldachstraße		
Bauherr:		Bauherr 10.09.2021
 KÜBLER GbR Waldachstraße 23 72221 Haiterbach		
 Dipl.-Ing. (FH) B. Lohmiller Ingenieurbüro für Bauwesen		Planverfasser 10.09.2021
Rottenburger Str. 19 72181 Starzach-Börstingen Tel.: 07457 / 5909400 E-Mail: lohmill@buero-lohmiller.de		Plan Nr: 10

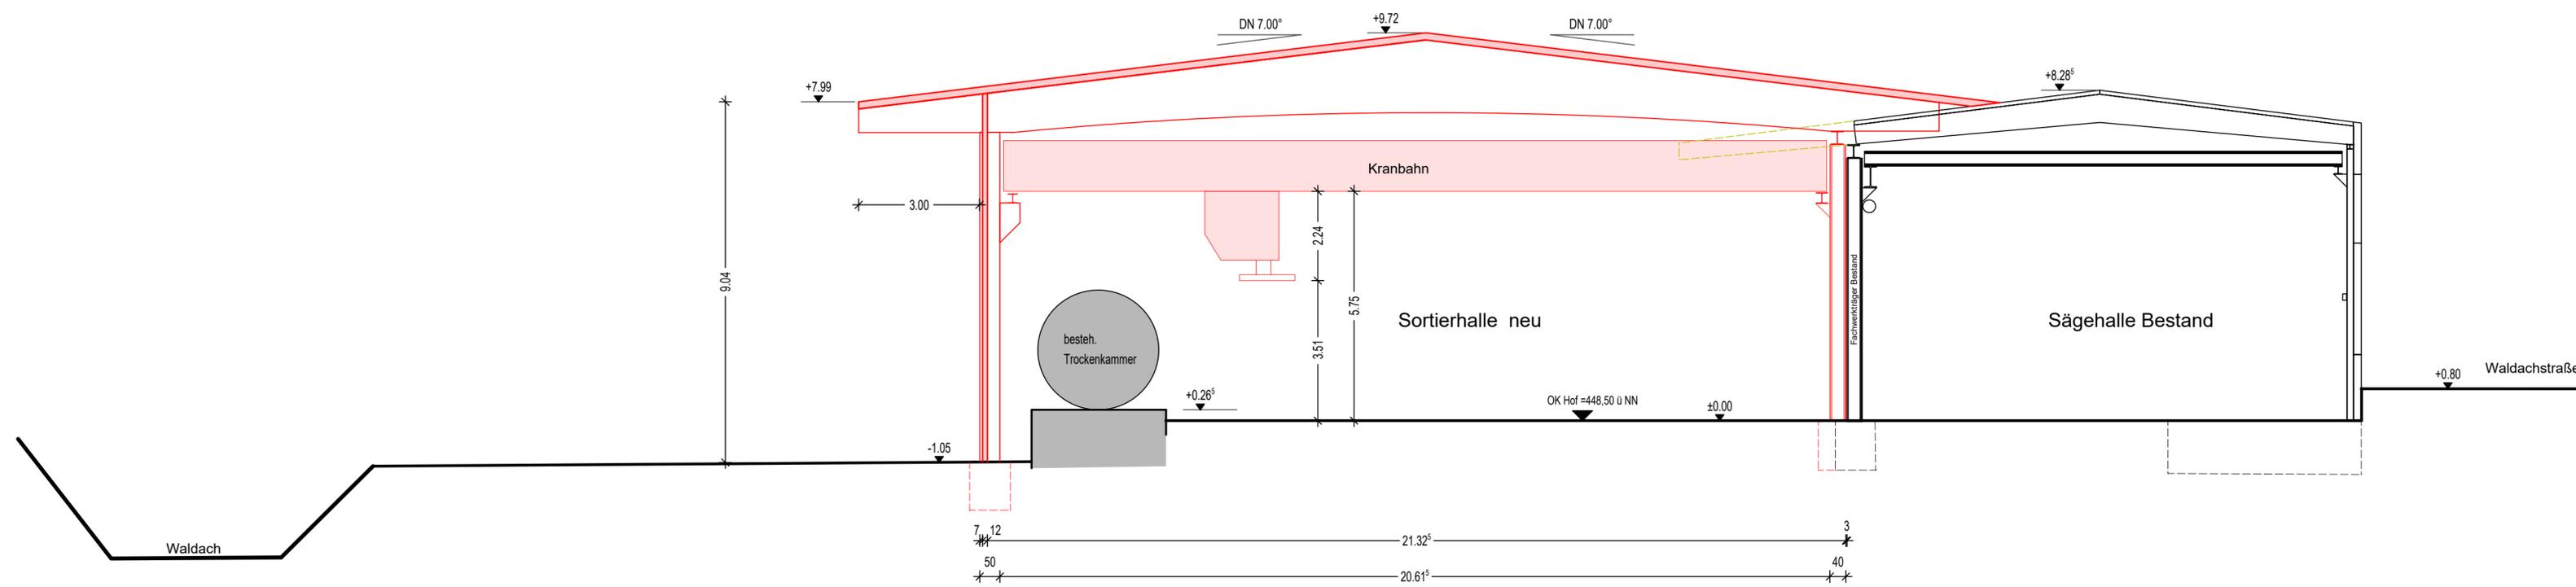

Querschnitt

BAUGESUCH:	Maßstab: 1:100
Bauvorhaben: Neubau Sortierhalle & Sprinklerzentrale Sägewerk Kübler, Flst. Nr. 1771/1, Waldachstraße	
Bauherr: KÜBLER GbR Waldachstraße 23 72221 Häiterbach 	Bauherr 10.09.2021
Dipl.-Ing. (FH)  Ingenieurbüro für Bauwesen	Planverfasser 10.09.2021
Rottenburger Str. 19 72181 Starzach-Börstingen Tel.: 07457 / 5909400 E-Mail: lohmill@buero-lohmiller.de	Plan Nr: 3